

Legenda	
	Registro bruto gaveta ABNT c/PVC soldável
	Registro de Pressão com PVC soldável
	Registro de gaveta c/canopla
	Válvula de descarga c/PVC soldável
	Alimentador Predial
	Bomba Hidráulica
	Hidrômetros
	Caixa em alvenaria para torneira de jardim
	Desce
	Indicação do tubo que desce
	Sobe
	Indicação do tubo que sobe

Legenda de condutos	
	Tubulação do Reuso
	Tubulação do Reuso Enterrada
	Tubulação de Água Fria
	Tubulação de Água Fria Enterrada
	Tubulação de Água Filtrada
	Tubulação de Água Filtrada Enterrada
	Tubulação de Alimentação
	Tubulação de Alimentação Enterrada
	Tubulação de Recalque do Reuso
	Tubulação de Recalque do Reuso Enterrada

Legenda das indicações	
LV	Lavatório
BE	Bebedouro
PIAD	Pia de despejo
PIA	Pia de cozinha
VVS	Vaso sanitário convencional
VD	Válvula de descarga
RG	Registro de gaveta
RP	Registro de Pressão
DH	Ducha higiênica
TLR	Tanque de lavar
TJ	Torneira de jardim
EXT	Extrator
REC-R	Recalque do reuso
AF-F	Água fria filtrada
AF-R	Água fria reuso
AF	Água fria
AL	Alimentação

00	EMISSÃO INICIAL	01/09/2023
REV	DESCRIÇÃO DE MODIFICAÇÕES	DATA

314-BEEDF-GEF 01 DA CANDANGOLÂNDIA-HD-001-R00-DWG



SETOR: CANDANGOLÂNDIA
 ENDEREÇO: EDR 24, AE 7 - Candangolândia - DF
 PROPRIETÁRIO: GDF-SECRETARIA DE ESTADO DE EDUCAÇÃO DO DISTRITO FEDERAL
 AUTOR DO PROJETO: ENG. CIVIL DALMO BRANCO CINNANTI
 RESP. TÉCNICO:

PROPRIETÁRIO: GDF - SECRETARIA DE ESTADO DE EDUCAÇÃO DO DISTRITO FEDERAL

AUTOR DO PROJETO: ENG. CIVIL DALMO BRANCO CINNANTI CREA 7962/D-DF

RESP. TÉCNICO:


VISTO ADM REGIONAL: VISTO BEEDF

VISTO:

GDF-SECRETARIA DE ESTADO DE EDUCAÇÃO

HID	DEF 01 - CANDANGOLÂNDIA		001
	PROJETO DE INSTALAÇÕES HIDRÁULICAS		
	PLANTA BAIXA TERREO, SITUAÇÃO E DETALHES GERAS		
Data:	01/09/2023	Doc:	INDICADA
Rev:	00	Rev:	00

1 Planta baixa do TÉRREO
 ESC: 1/75

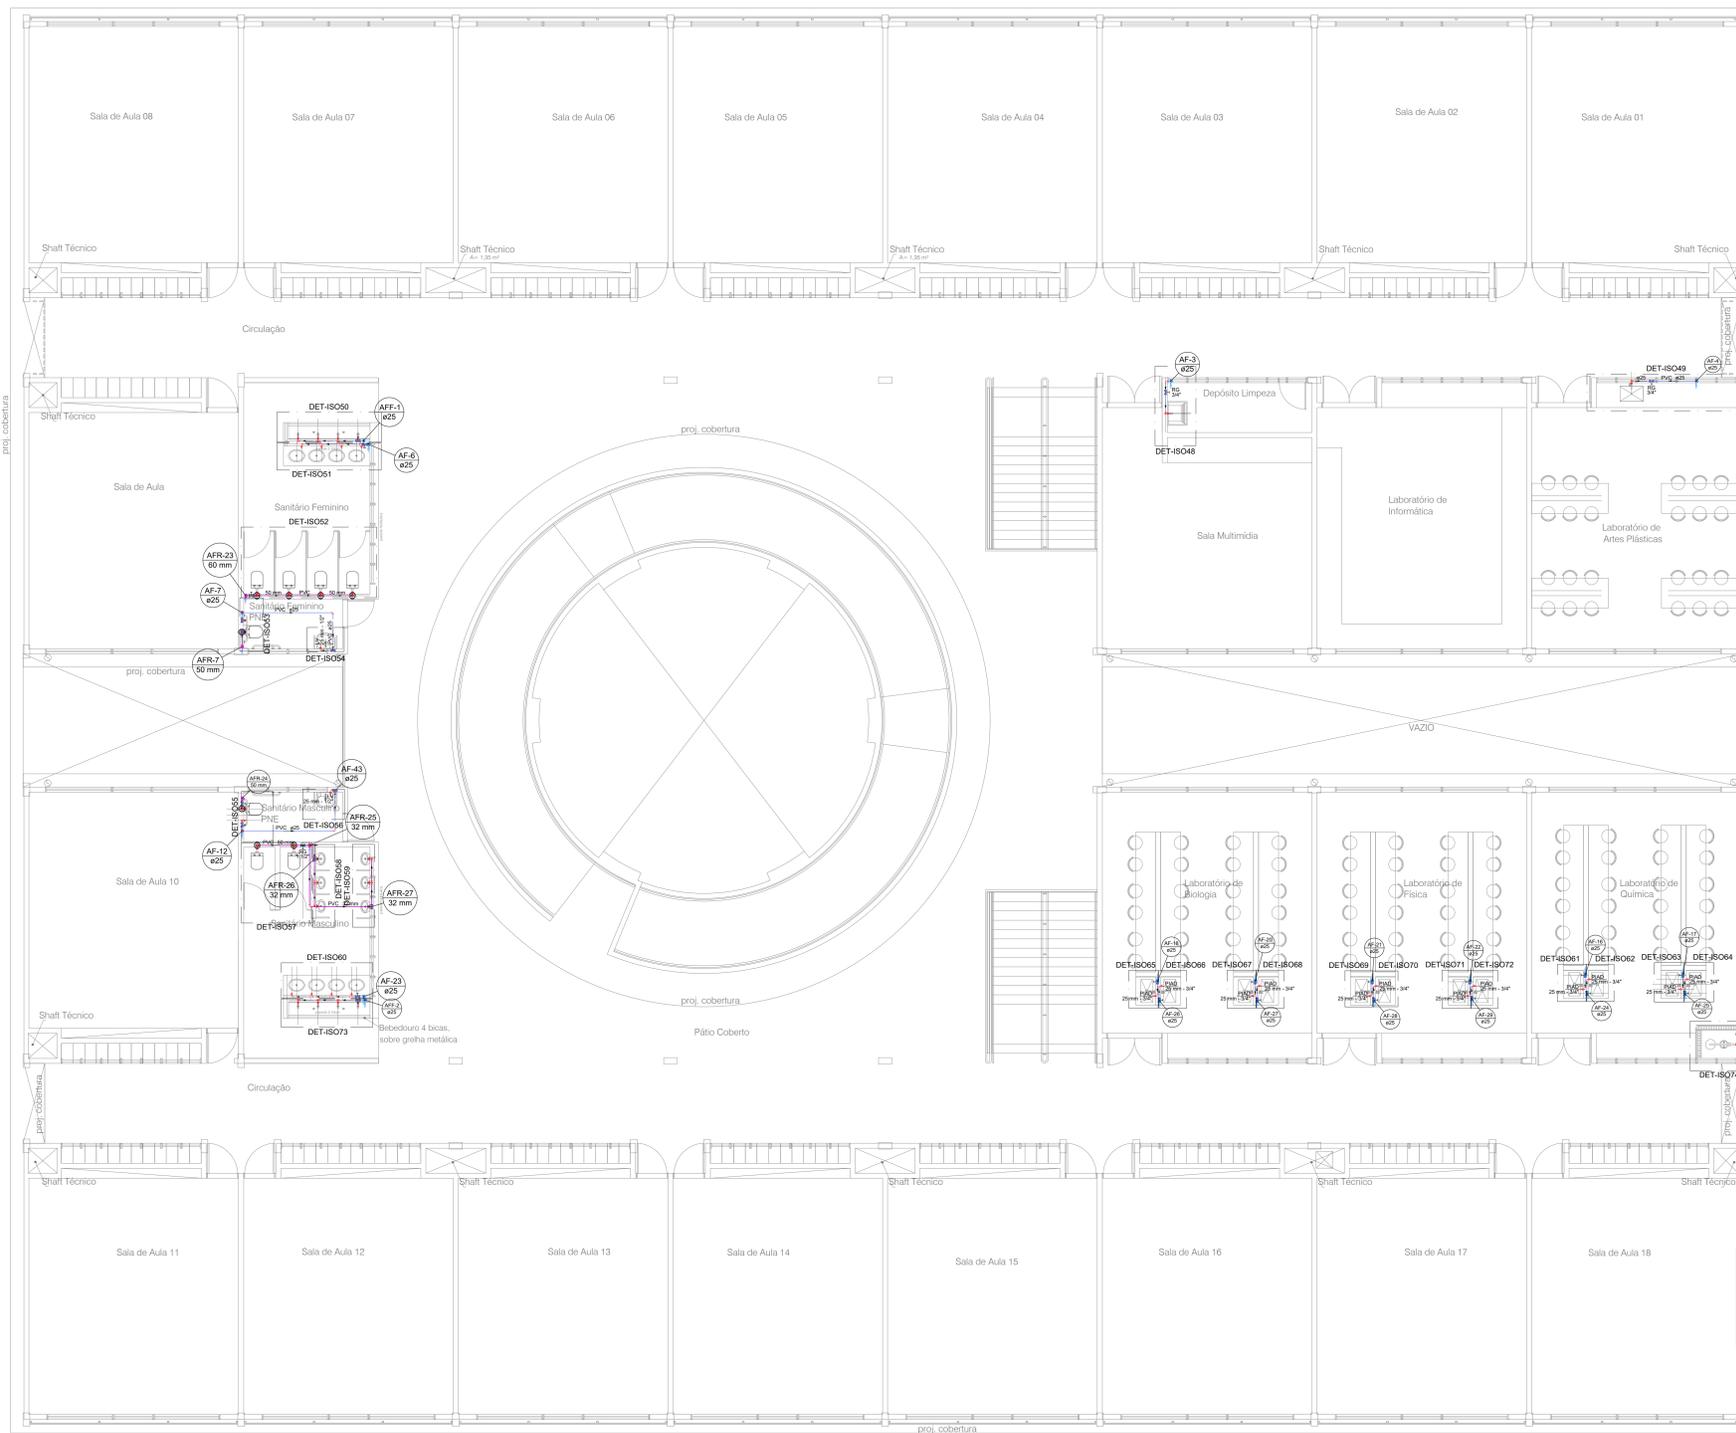

Legenda	
	Registro bruto gaveta ABNT c/PVC soldável
	Registro de Pressão com PVC soldável
	Registro de gaveta c/canopla
	Válvula de descarga c/PVC soldável
	Alimentador Predial
	Bomba Hidráulica
	Hidrômetros
	Caixa em alvenaria para torneira de jardim
	Desce
	Sobe
	Indicação do tubo que desce
	Indicação do tubo que sobe
Legenda de condutos	
	Tubulação do Reuso
	Tubulação do Reuso Enterrada
	Tubulação de Água Fria
	Tubulação de Água Fria Enterrada
	Tubulação de Água Filtrada
	Tubulação de Água Filtrada Enterrada
	Tubulação de Alimentação
	Tubulação de Alimentação Enterrada
	Tubulação de Recalque do Reuso
	Tubulação de Recalque do Reuso Enterrada
Legenda das indicações	
LV	Lavatório
BE	Bebedouro
PIAD	Pia de despejo
PIA	Pia de cozinha
VS	Vaso sanitário convencional
VD	Válvula de descarga
RG	Registro de gaveta
RP	Registro de Pressão
DH	Ducha higiênica
TLR	Tanque de lavar
TJ	Torneira de jardim
EXT	Extrator
REC-R	Recalque do reuso
AF	Água fria filtrada
AFR	Água fria reuso
AF	Água fria
AL	Alimentação

1 Planta baixa do TÉRREO
ESC. 1/75

03	EMISSÃO INICIAL	01/09/2023
REV	DESCRIÇÃO DE MODIFICAÇÕES	DATA


314-SEEDF-CEF 01 DA CANDANGOLÂNDIA-HD-002-R03.DWG

AV. BRASIL, 3140 - ANEXO 01 - LOTE 105 - SIA - BRAS 314 - CANDANGOLÂNDIA - DF
TELEFONE: (51) 3377-0077 E-MAIL: cinnanti@gmail.com.br


SETOR:	CANDANGOLÂNDIA
ENDEREÇO:	EQR 214, AE 7 - Candangolândia - DF
PROPRIETÁRIO:	GDF-SECRETARIA DE ESTADO DE EDUCAÇÃO DO DISTRITO FEDERAL
AUTOR DO PROJETO:	ENG. CIVIL DALMO BLANCO CINNANTI
RESP. TÉCNICO:	
PROPRIETÁRIO:	GDF - SECRETARIA DE ESTADO DE EDUCAÇÃO DO DISTRITO FEDERAL
AUTOR DO PROJETO:	ENG. CIVIL DALMO BLANCO CINNANTI CREA 7962-D-DF
RESP. TÉCNICO:	

VISTO ADM REGIONAL	VISTO SEEDF
	VISTO


GDF-SECRETARIA DE ESTADO DE EDUCAÇÃO	
CEF 01 - CANDANGOLÂNDIA	Folha Nº
PROJETO DE INSTALAÇÕES HIDRÁULICAS	
PLANTA BAIXA PAVIMENTO SUPERIOR	002
Data: 01/09/2023	Revista: 00
HID	INDICADA

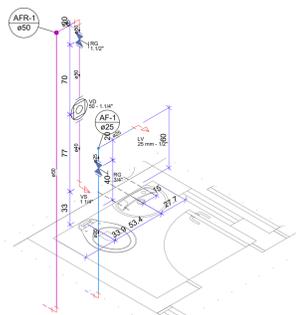


Detalhe DET-ISO1
Escala 1:25

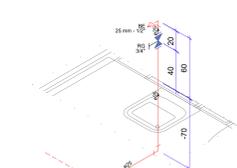


Detalhe DET-ISO5
Escala 1:25

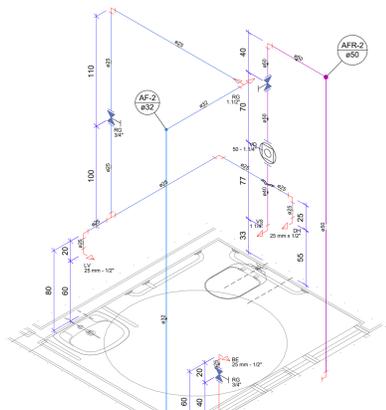


Detalhe DET-ISO6
Escala 1:25

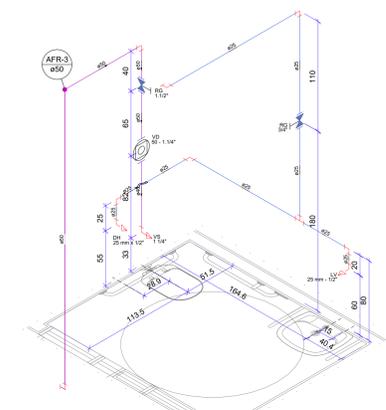


Detalhe DET-ISO7
Escala 1:25

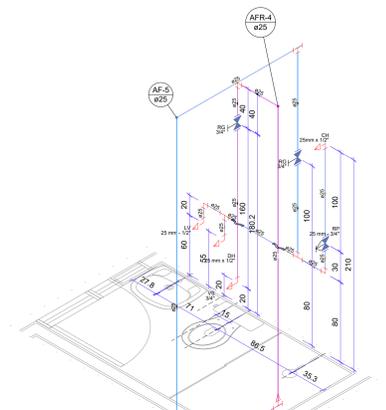


Detalhe DET-ISO8
Escala 1:25

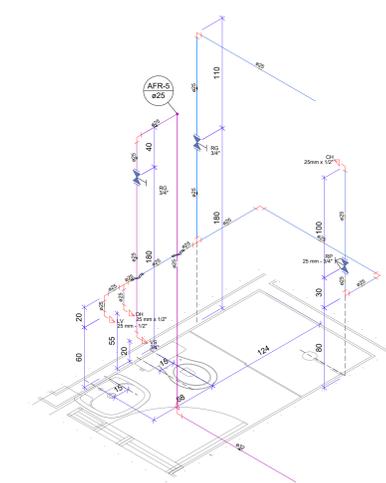


Detalhe DET-ISO9
Escala 1:25

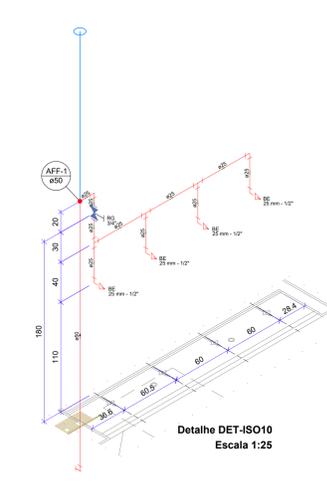


Detalhe DET-ISO10
Escala 1:25

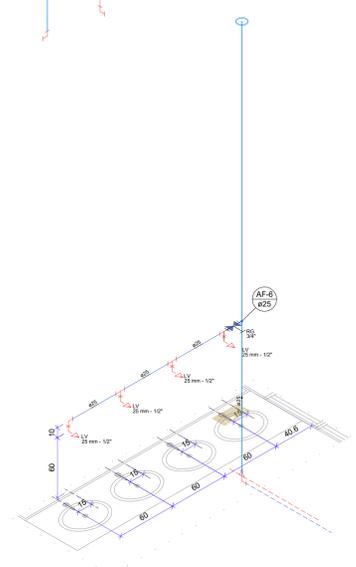


Detalhe DET-ISO11
Escala 1:25

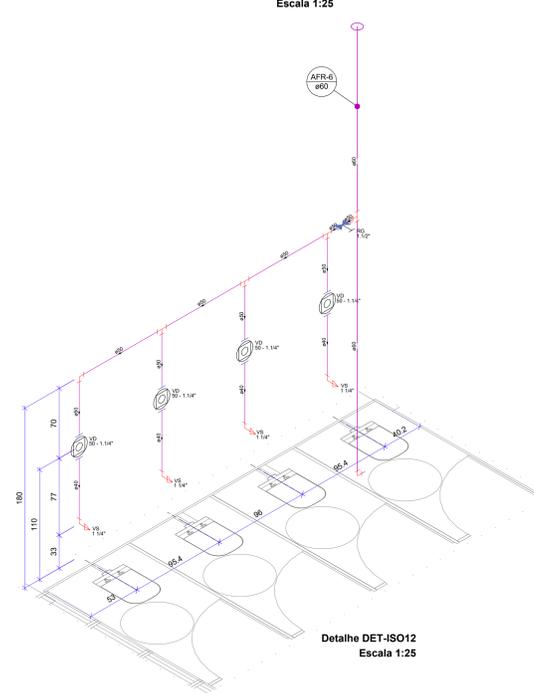


Detalhe DET-ISO12
Escala 1:25

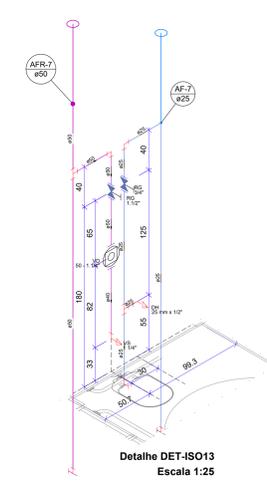


Detalhe DET-ISO13
Escala 1:25

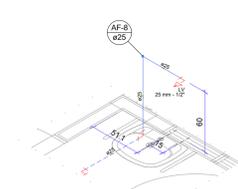

Detalhe DET-ISO14
Escala 1:25

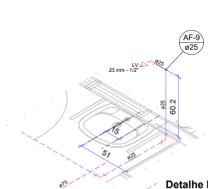

Detalhe DET-ISO15
Escala 1:25

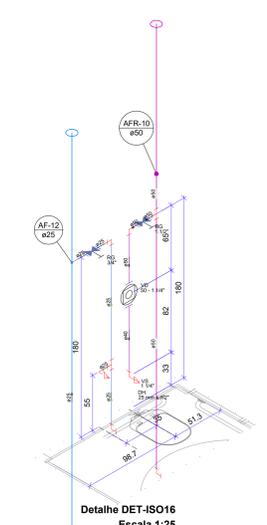

Detalhe DET-ISO16
Escala 1:25

Legenda	
	Registro bruto gaveta ABNT c/PVC soldável
	Registro de Pressão com PVC soldável
	Registro de gaveta c/canopla
	Válvula de descarga c/PVC soldável
	Alimentador Predial
	Bomba Hidráulica
	Hidrômetros
	Caixa em alvenaria para torneira de jardim
	Desce
	Sobe
	Indicação do tubo que desce
	Indicação do tubo que sobe
Legenda de condutos	
	Tubulação do Reuso
	Tubulação do Reuso Enterrada
	Tubulação de Água Fria
	Tubulação de Água Fria Enterrada
	Tubulação de Água Filtrada
	Tubulação de Água Filtrada Enterrada
	Tubulação de Alimentação
	Tubulação de Alimentação Enterrada
	Tubulação de Recalque do Reuso
	Tubulação de Recalque do Reuso Enterrada
Legenda das indicações	
LV	Lavatório
BE	Bebedouro
PIAD	Pia de despejo
PIA	Pia de cozinha
VS	Vaso sanitário convencional
VD	Válvula de descarga
RG	Registro de gaveta
RP	Registro de Pressão
DH	Ducha higiênica
TLR	Tanque de lavar
TJ	Torneira de jardim
EXT	Extrator
REC-R	Recalque do reuso
AFF	Água fria filtrada
AFR	Água fria reuso
AF	Água fria
AL	Alimentação

REV.	DESCRIÇÃO DE MODIFICAÇÕES	DATA
00	EMISSÃO INICIAL	01/09/2023
01	DESCRIÇÃO DE MODIFICAÇÕES	DATA

314-SEEDF-CEF 01 DA CANDANGOLÂNDIA-HD-003-R03.DWG



SETOR:	CANDANGOLÂNDIA
ENDEREÇO:	EQR 244, AE 7 - Candangolândia - DF
PROPRIETÁRIO:	GDF-SECRETARIA DE ESTADO DE EDUCAÇÃO DO DISTRITO FEDERAL
AUTOR DO PROJETO:	ENG. CIVIL DALMO BLANCO CINNANTI
RESP. TÉCNICO:	
PROPRIETÁRIO:	GDF - SECRETARIA DE ESTADO DE EDUCAÇÃO DO DISTRITO FEDERAL
AUTOR DO PROJETO:	ENG. CIVIL DALMO BLANCO CINNANTI CREA 7962-D-DF
RESP. TÉCNICO:	

VISTO ADM REGIONAL	VISTO SEEDF
	VISTO

